


SRV


(zlokalizowana w budynku warsztatowym)

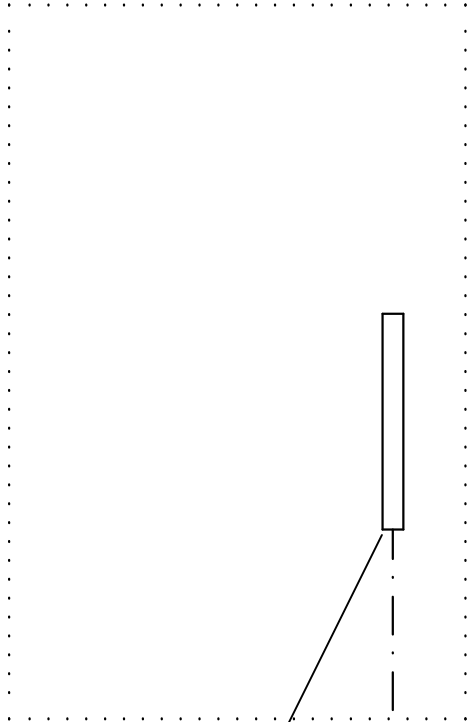

Przetłocznica światłowodowa RACK 19"
1U 12x LC-DUPLEX
wyposażona w adaptory 6x LC-LC
jednomodowe duplex


GPD

(zlokalizowana w budynku biurowym)

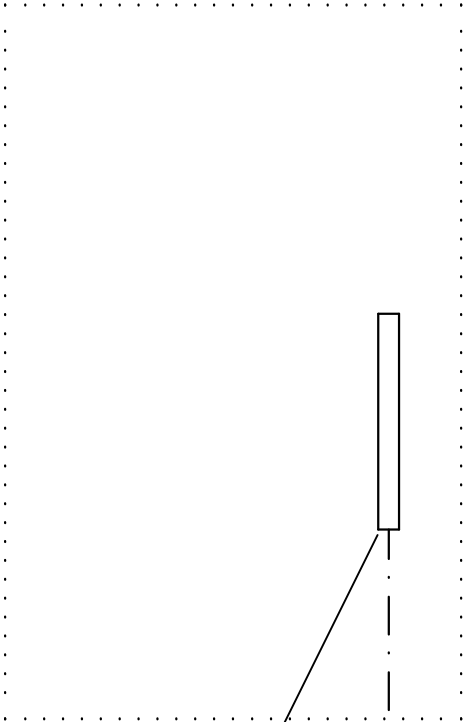

Przetłocznica światłowodowa RACK 19"
1U 12x LC-DUPLEX
wyposażona w adaptory 6x LC-LC
jednomodowe duplex

 Kabel światłowodowy jednomodowy 12J zewnętrzny dł.: 150m



Istn. kanalizacja kablowa



ANTA pracownia projektowa Dariusz Skrzypczyk
64-500 Szamotuły, ul. Dworcowa 39; tel: 602 227 904
e-mail: anta_pila@o2.pl; www.anta-ds.pl;

Inwestor Client:	MIEJSKI ZAKŁAD KOMUNIKACJI Sp. z o.o. 64-920 Piła, ul. Łączna 4	rys.nr/no.	IE-18
Tytuł projektu Project:	ROBOTY BUDOWLANE W BUDYNKU ADMINISTRACYJNYM		
Lokalizacja inwestycji Location:	64-920 Piła, ul. Łączna 4 dz. nr 145	etap/stage:	PT
Tytuł rys. Drawing Title:	SCHEMAT IDEOWY LINII ŚWIATŁOWODOWEJ	branża/speciality:	elektryczna
Projektant/Designer: nr upraw./licence.no.	mgr inż. Ryszard Stasiak WKP/0103/PWOE/03	uprawnienia budowlane w specjalności instalacje elektryczne do projekt. bez ograniczeń	skala/scale:
Opracował/Designer:	mgr inż. Sebastian Tobółka		data/date: 05.2023
Sprawdził/Inspection: nr upraw./licence.no.	mgr inż. Grzegorz Kłysz LBS/0054/PWBE/18	uprawnienia budowlane w specjalności instalacje elektryczne do projekt. bez ograniczeń	numer projektu project number: 243/2023
WSZELKIE PRAWA ZASTRZEŻONE. PRAWO AUTORSKIE DO TEGO RYSUNKU I ZAŁOŻENIA PROJEKTOWE W NIM ZAWARTE PRZYSŁUGUJĄ FIRMIE "ANTA". KOPIOWANIE, POWIELANIE CZY WYKORZYSTYWANIE NINIEJSZEGO OPRACOWANIA W CAŁOŚCI LUB CZĘŚCI BEZ PISEMNEGO UPOWAŻNIENIA JEST ZABRONIONE			numer strony page number: