


RZUT PIWNIC

- inwentaryzacja

- skala 1:100

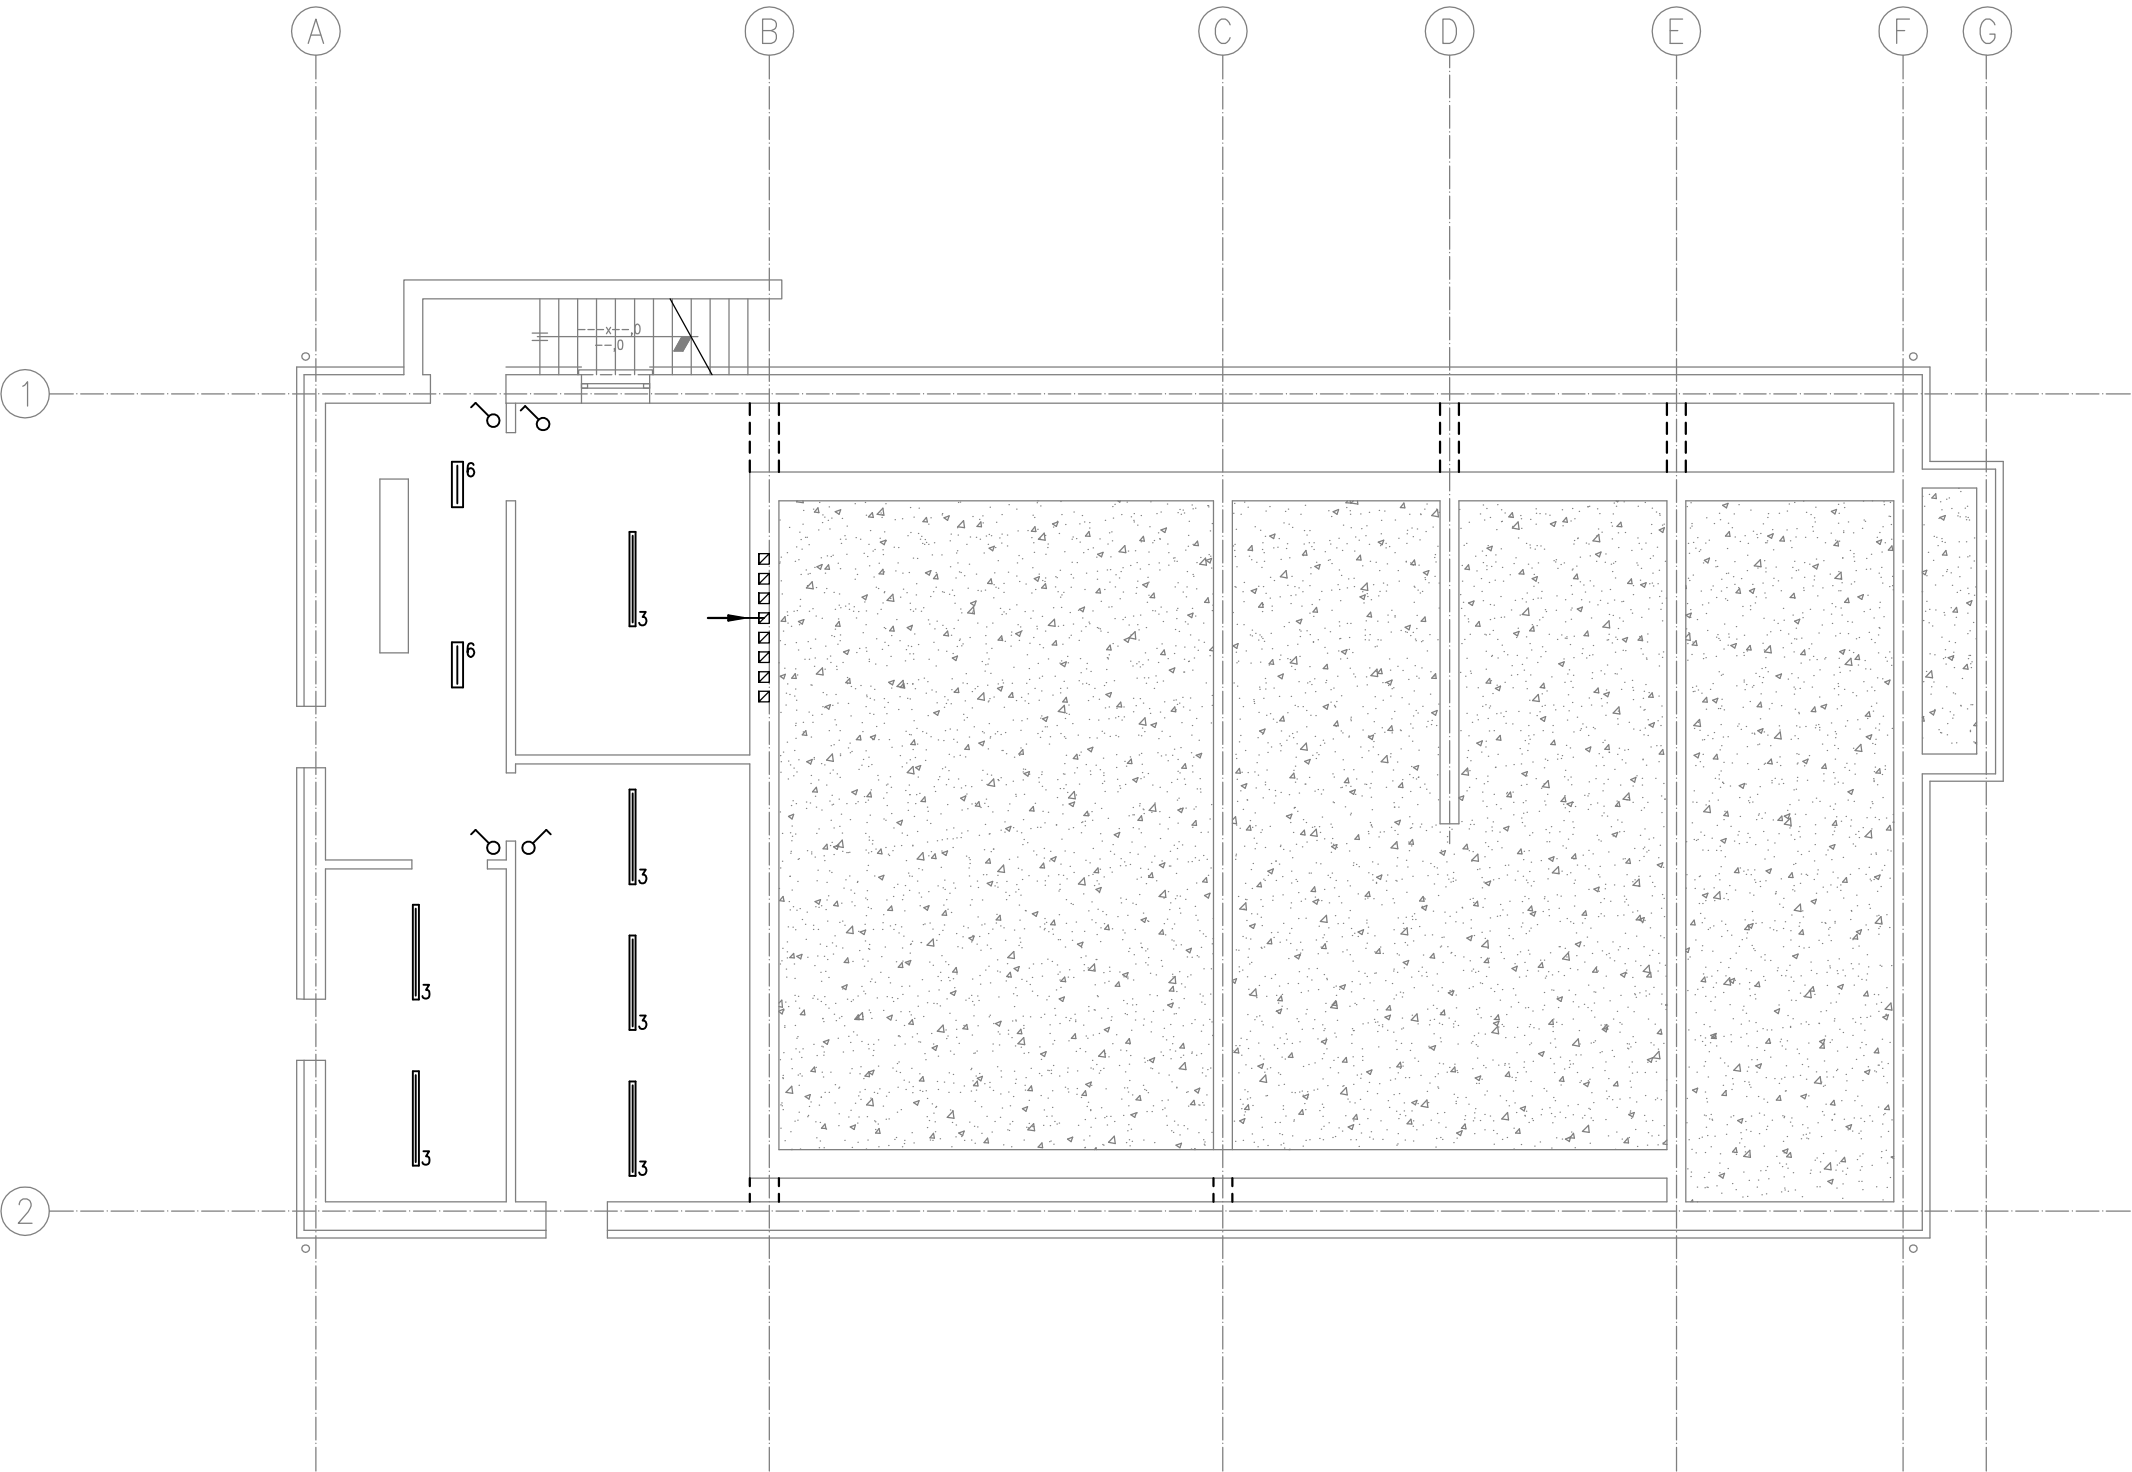

- LEGENDA:
- 1 Oprawa n/t świetłówkowa rastrowa T8 4x18W
 - 2 Oprawa n/t świetłówkowa rastrowa T8 2x36W
 - 3 Oprawa n/t świetłówkowa T8 1x36W
 - 4 Oprawa n/t świetłówkowa typu plafon
 - 5 Oprawa n/t typu plafon E27 z źródłem światła LED
 - 6 Oprawa n/t świetłówkowa T8 1x18W

<div><div>ANTA</div><div>ANTA pracownia projektowa Dariusz Skrzypczyk 64-500 Szamotuły, ul. Dworcowa 39; tel: 602 227 904 e-mail: anta_pila@o2.pl; www.anta-ds.pl;</div></div>			
Investor Client:	MIEJSKI ZAKŁAD KOMUNIKACJI Sp. z o.o. 64-920 Piła, ul. Łączna 4		rys.nr/no. <div>IE-04</div>
Tytuł projektu Project:	REMONT I PRZEBUDOWA BUDYNKU ADMINISTRACYJNEGO		etap/stage: PT
Lokalizacja inwestycji Location:	64-920 Piła, ul. Łączna 4 dz. nr 145		branża/specjalty: elektryczna
Tytuł rys. Drawing Title:	INWENTARYZACJA OŚWIETLENIA RZUT PIWNICY		skala/scale: 1:100
Projektant/Designer: nr upraw./licence.no.	mgr inż. Ryszard Stasiak WKP/0103/PWOE/03	uprawnienia budowlane w specjalności instalacje elektryczne	data/date: 03.2023
Opracował/Designer:	mgr inż. Sebastian Tobółka		
Sprawdziła/Inspection: nr upraw./licence.no.	mgr inż. Grzegorz Kłysz LBS/0054/PWBE/18		numer projektu project number: 243/2023
WSZELKIE PRAWA ZASTRZEŻONE. PRAWO AUTORSKIE DO TEGO RYSUNKU I ZAŁOŻENIA PROJEKTOWE W NIM ZAWARTE PRZYSŁUGUJĄ FIRMIE "ANTA". KOPIOWANIE, POWIELANIE CZY WYKORZYSTYWANIE NINIEJSZEGO OPRACOWANIA W CAŁOŚCI LUB CZĘŚCI BEZ PISEMNEGO UPOWAŻNIENIA JEST ZABRONIONE			numer strony page number: